


富山市立呉羽幼稚園


増築工事設計図

1	表紙	図面目次	10	設計、コメント、スロー、X、受領、知照、各記、線、出
2	附近見取図	配図図		
3	平面図		11	既存仕様、既存配管、管
4	立面図	室内仕上表	12	配管、手、取、型、新、型
5	各詳細図	短計図		
6	展開図	建具リスト		
7	天井伏図	建具リスト		
8	地盤伏図	梁伏図		
9	スラブ配筋図	断面配筋図		


附近見取図

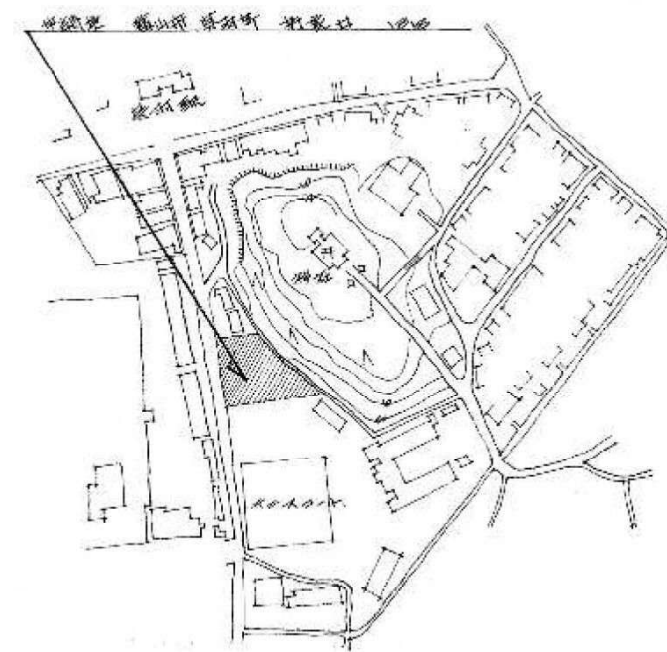

- 既設建物
- 建築用地
- 敷地ライン

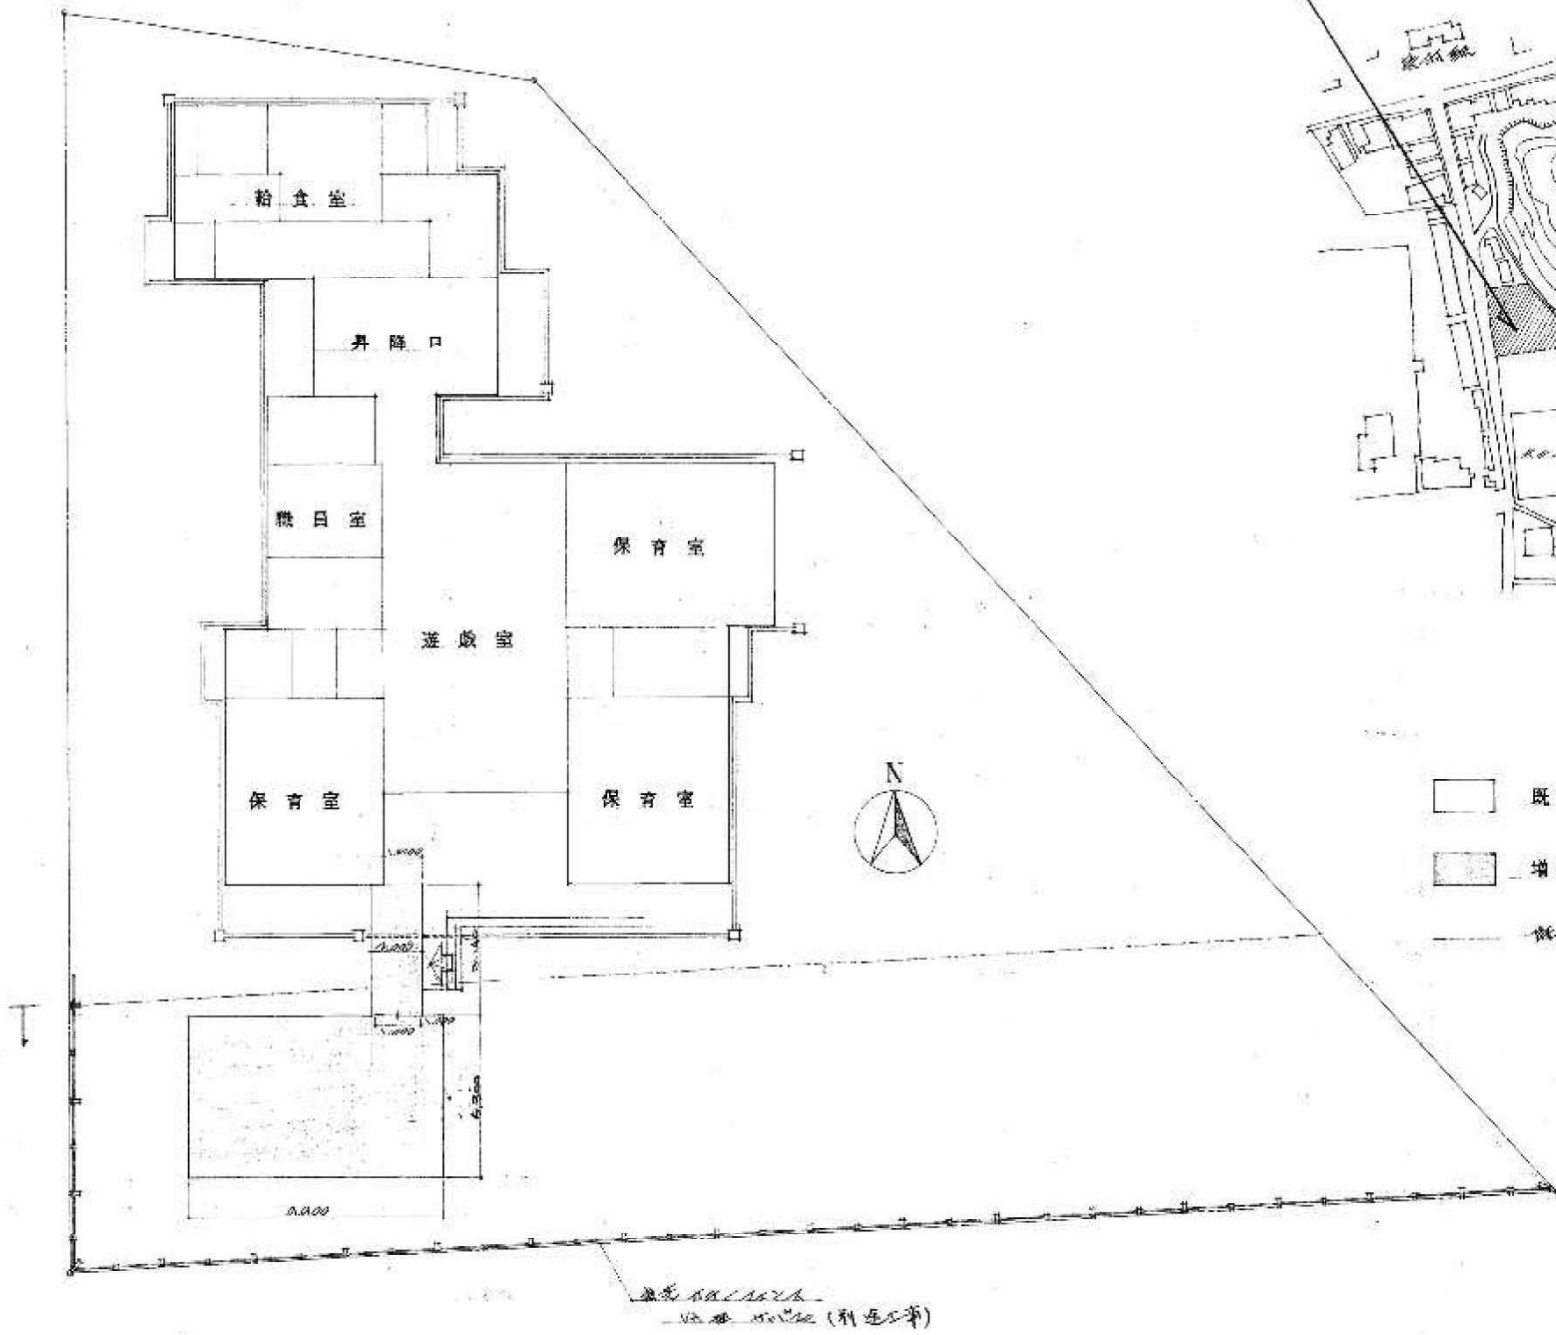


工事名		富山市立東山幼稚園 保育室増築工事設計図			年月	46.10	
図面名	配置図	縮尺	1/200	總長	●	係長	●
	附近見取図			係員	●		
図面番号	2号/12枚	富山市土木部建築課					

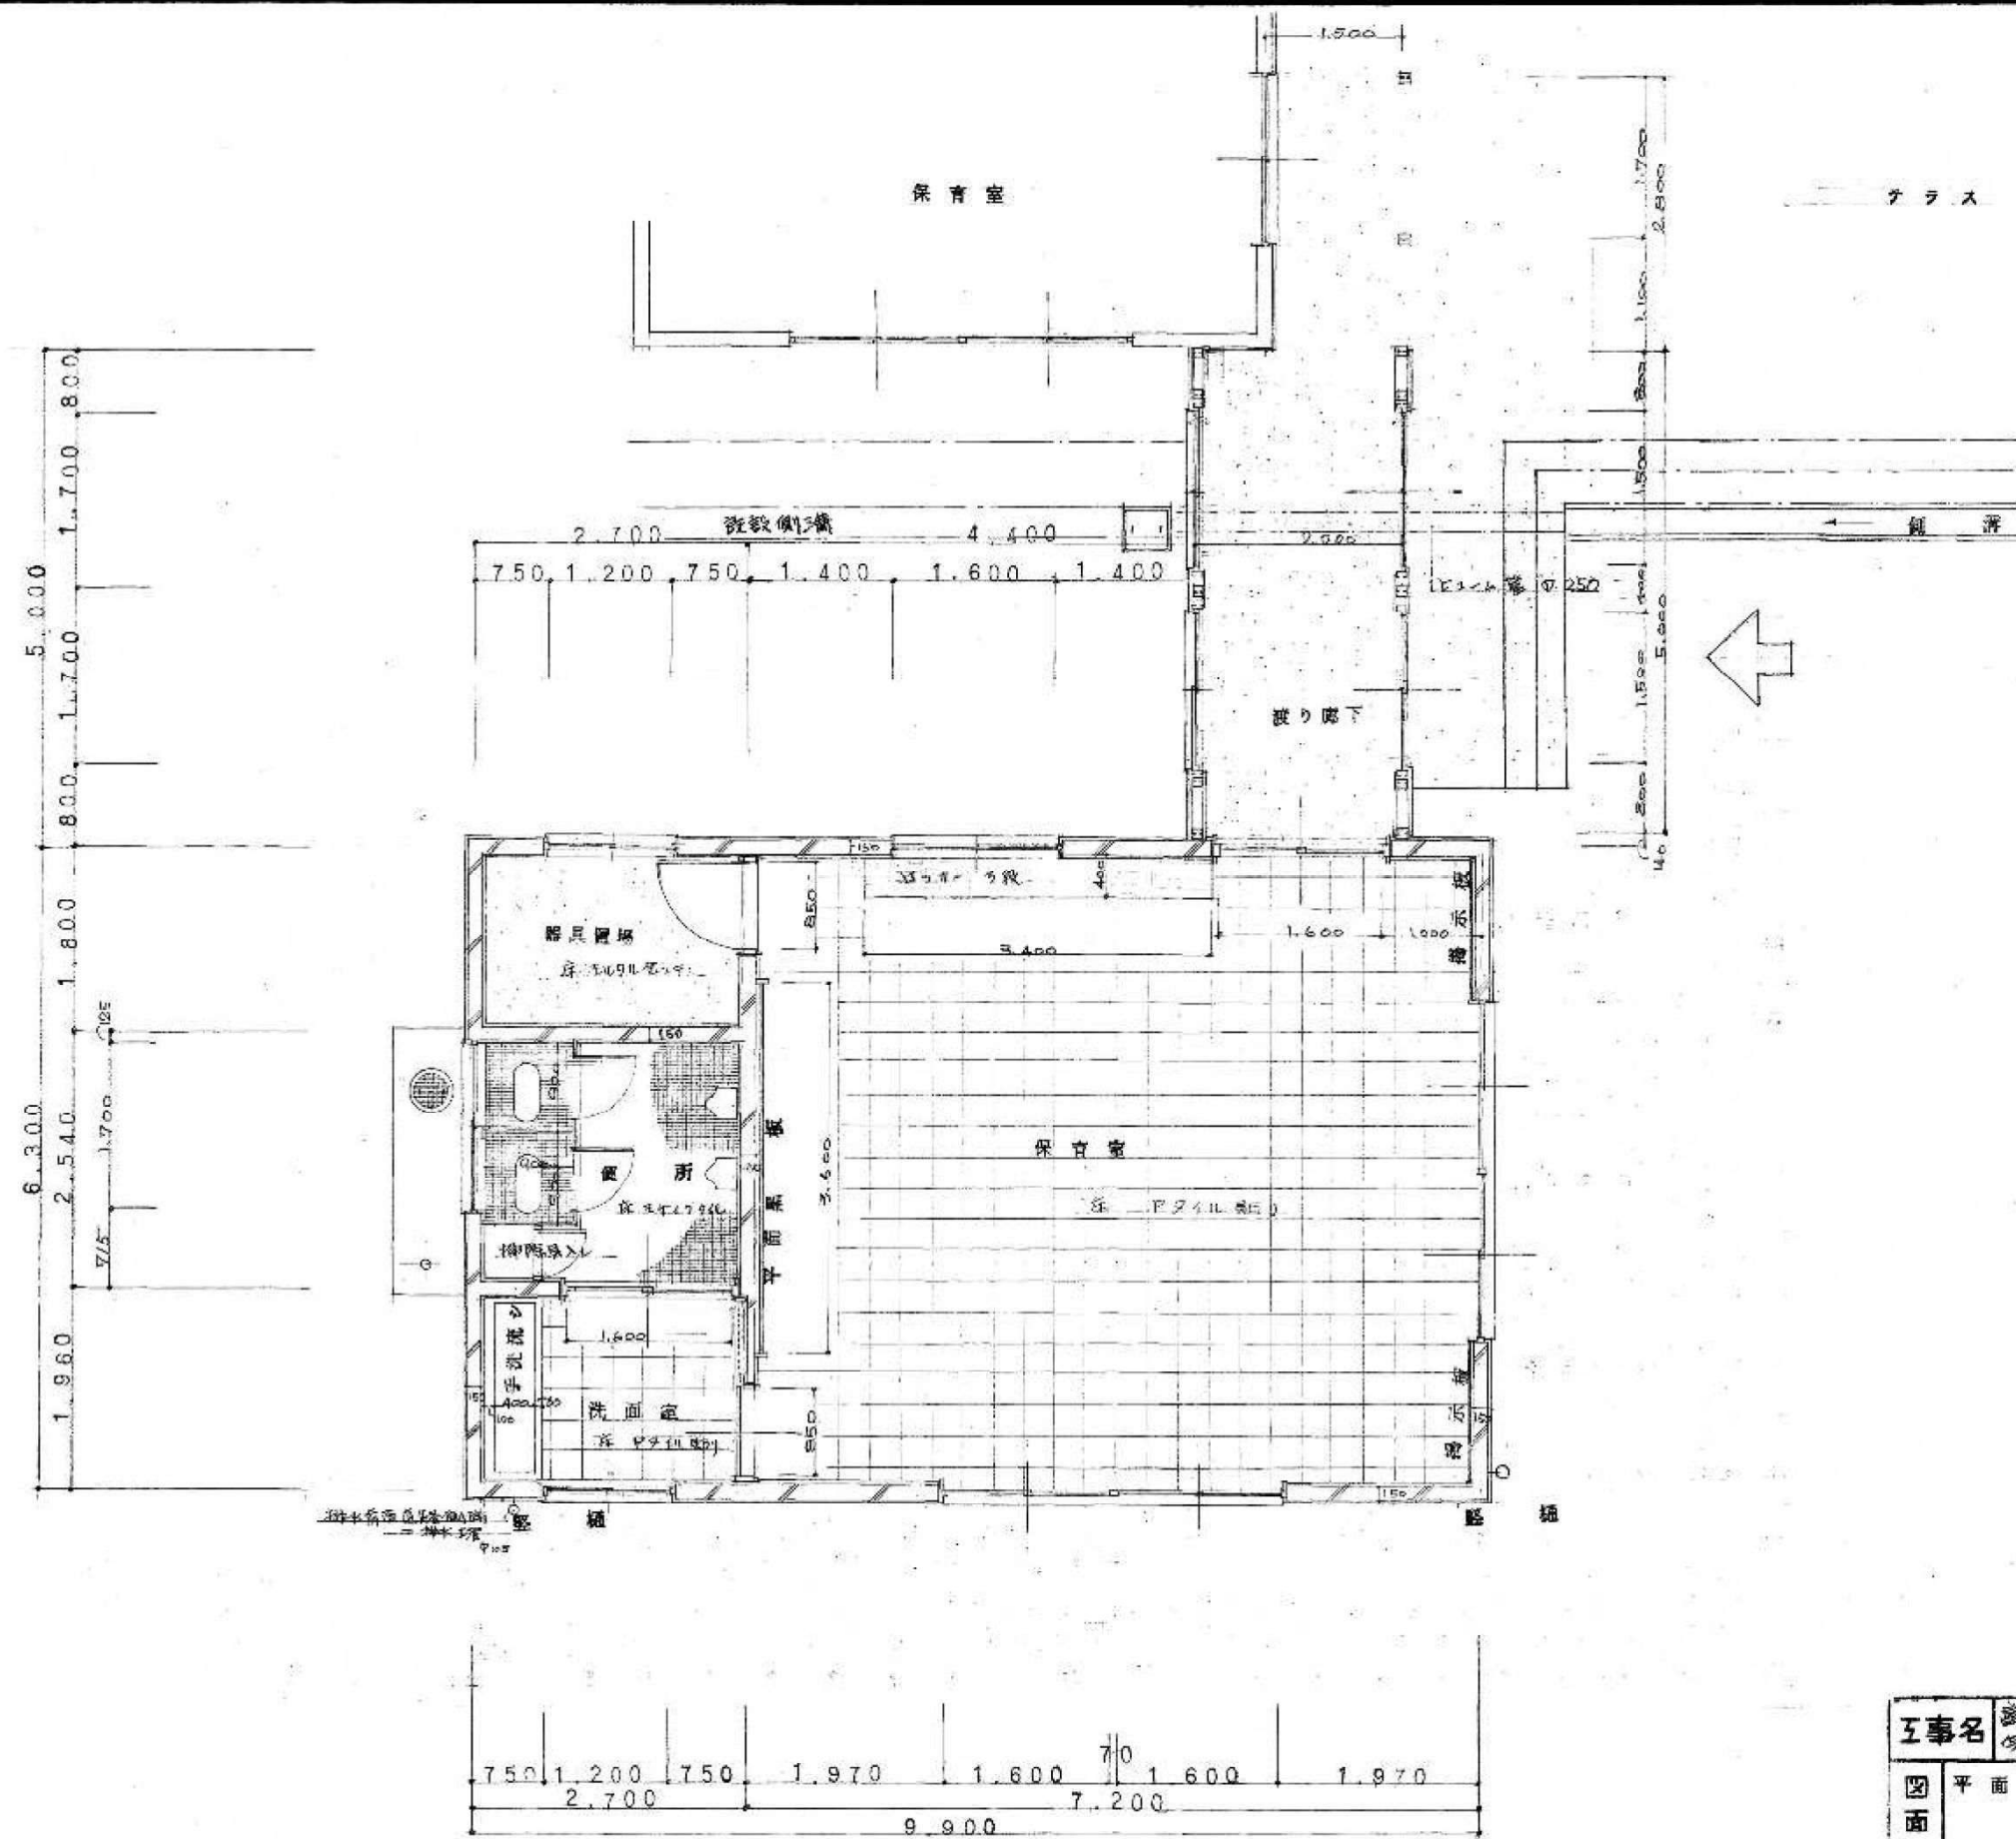

1 階 平 面 図 S=1/50

五事名		富山市立幼稚園 保育室増築工事設計図		年月	46.10
図面名	平面図	縮尺	S=1/50	課長	●
				係長	●
図面番号	3/12	富山市土木部建築課			

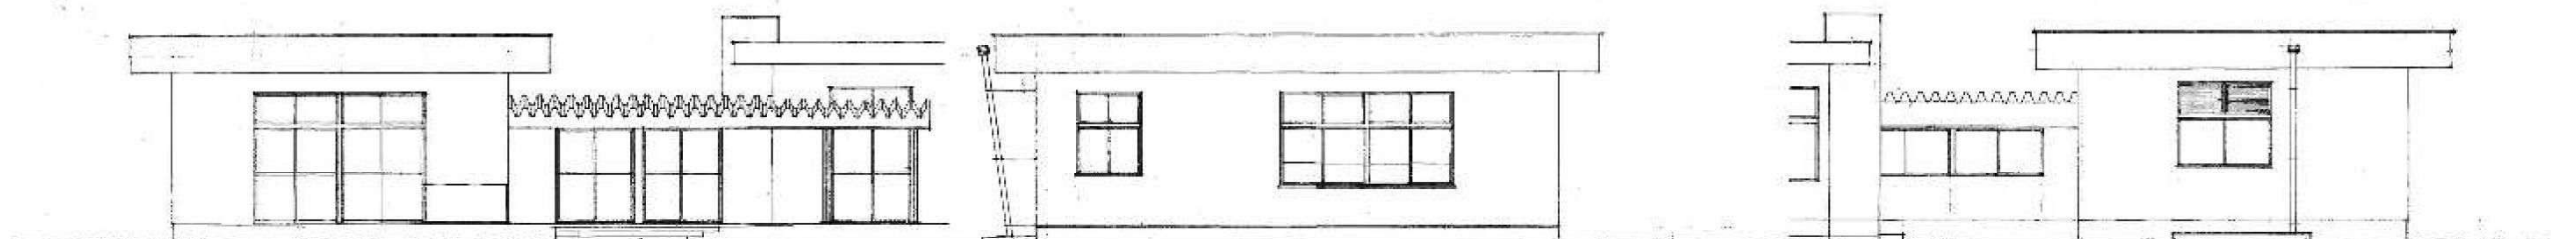

東立面図 1/100

南立面図 1/100

西立面図 1/100

室内仕上表

	床	巾 木	腰	壁	天 井
保 育 室	花紙貼 不燃 タタミ	花紙貼 不燃 タタミ	花紙貼 不燃 タタミ	花紙貼 不燃 タタミ	花紙貼 不燃 タタミ
洗 面 室	花紙貼 不燃 タタミ	花紙貼 不燃 タタミ	花紙貼 不燃 タタミ	花紙貼 不燃 タタミ	花紙貼 不燃 タタミ
便 所	花紙貼 不燃 タタミ	花紙貼 不燃 タタミ	花紙貼 不燃 タタミ	花紙貼 不燃 タタミ	花紙貼 不燃 タタミ
器具置場	花紙貼 不燃 タタミ	花紙貼 不燃 タタミ	花紙貼 不燃 タタミ	花紙貼 不燃 タタミ	花紙貼 不燃 タタミ
渡り廊下	花紙貼 不燃 タタミ	花紙貼 不燃 タタミ	花紙貼 不燃 タタミ	花紙貼 不燃 タタミ	花紙貼 不燃 タタミ

屋外仕上表


	仕 上
外 壁	花紙貼 不燃 タタミ
外 巾 木	花紙貼 不燃 タタミ
装 木	花紙貼 不燃 タタミ
屋 上	花紙貼 不燃 タタミ
テラス	花紙貼 不燃 タタミ
渡り廊下	花紙貼 不燃 タタミ

面積表


	保 育 室	洗 面 室	便 所	器具置場	渡り廊下	計
面 積	45.360	5.292	6.858	4.860	10.280	72.650

1/100


工事名		富山市立幼稚園 （保育室、廊下増築）工事設計図		年月	46.10
図面名	立面図	縮尺	S=1/100	課長	保長
	屋外仕上表				
図面番号	4/10	富山市土木部建築課			

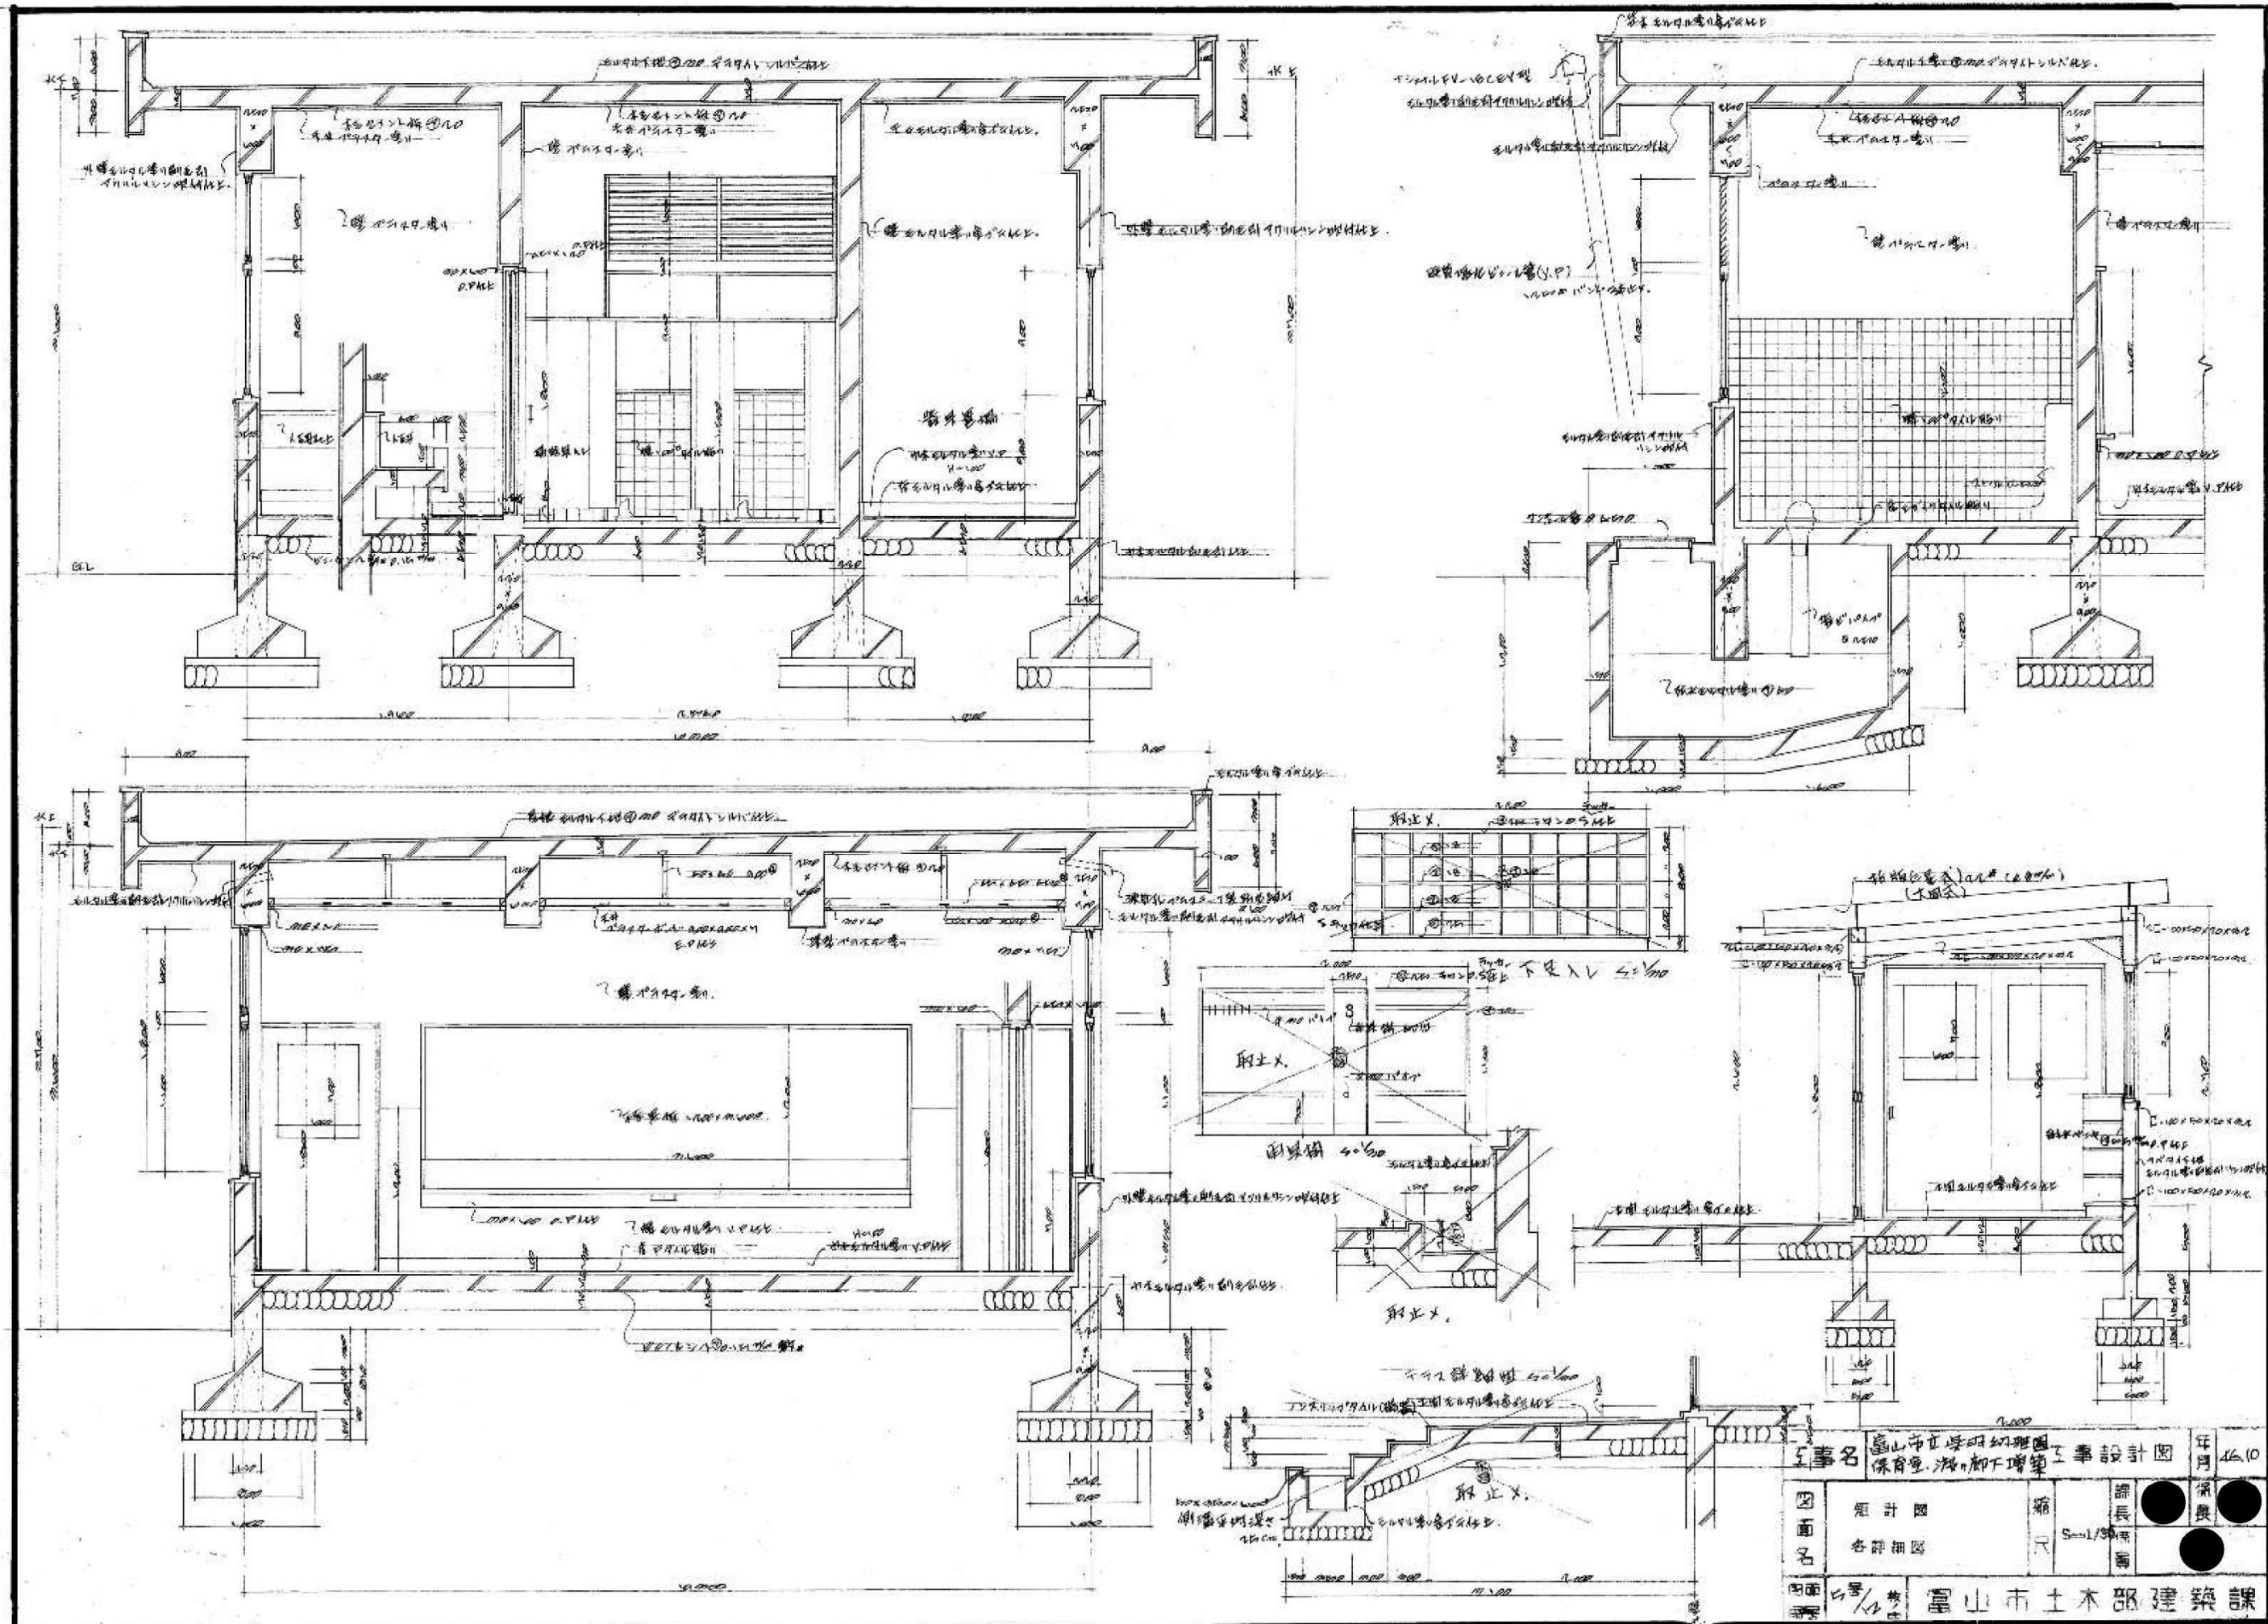


工事名	富山市立学研幼稚園工事設計図	年月	4.10
図面名	設計図 各詳細図	縮尺	1/50 1/100 1/200
図面番	5/13	富山市土木部建築課	

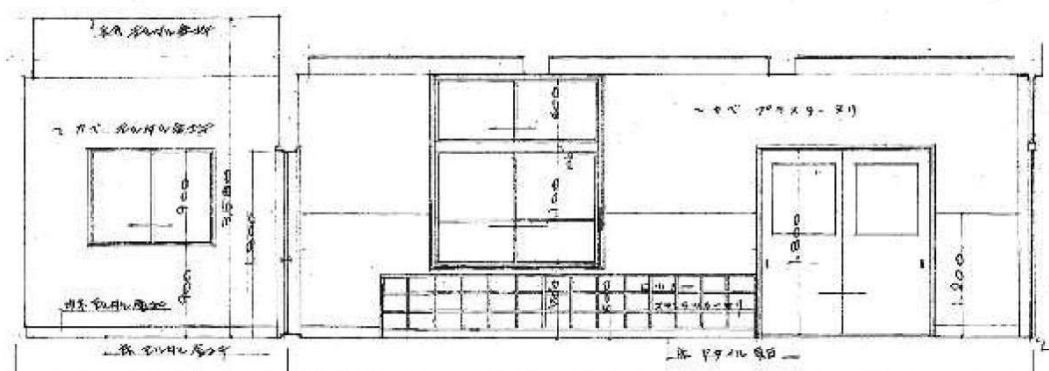


A-A 展開図 S=1/50

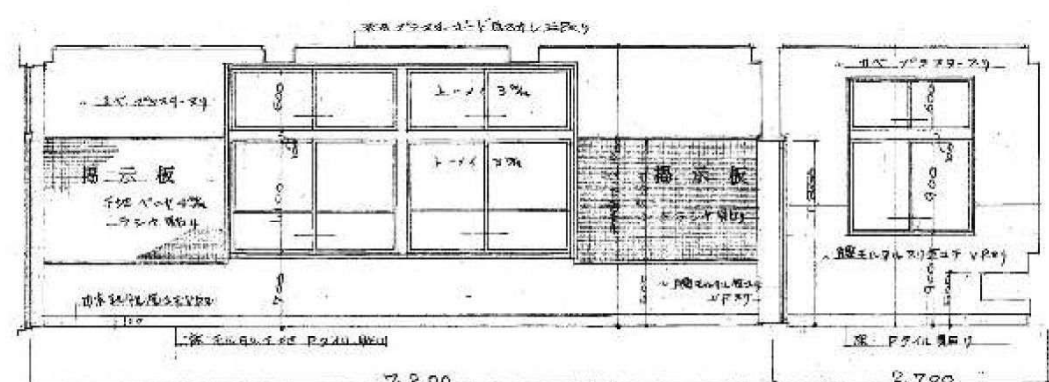


B-B 展開図 S=1/50

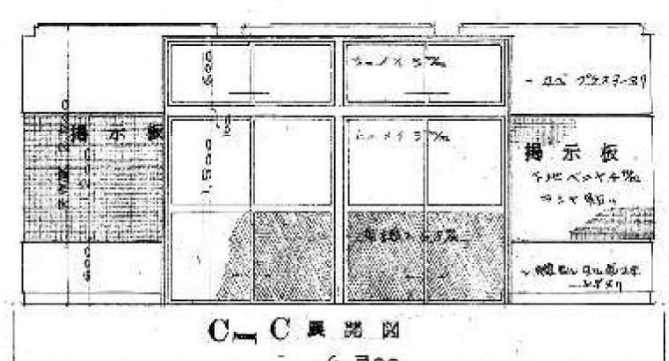


C-C 展開図 S=1/50

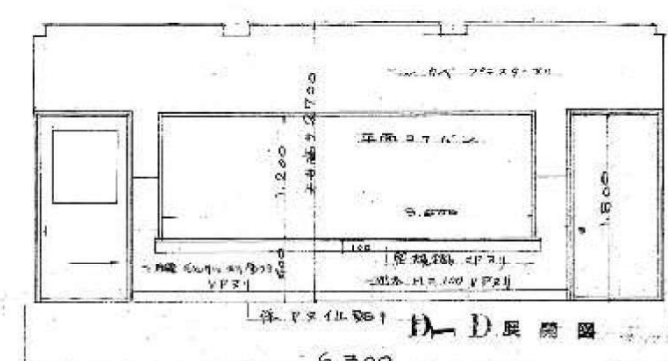

D-D 展開図 S=1/50

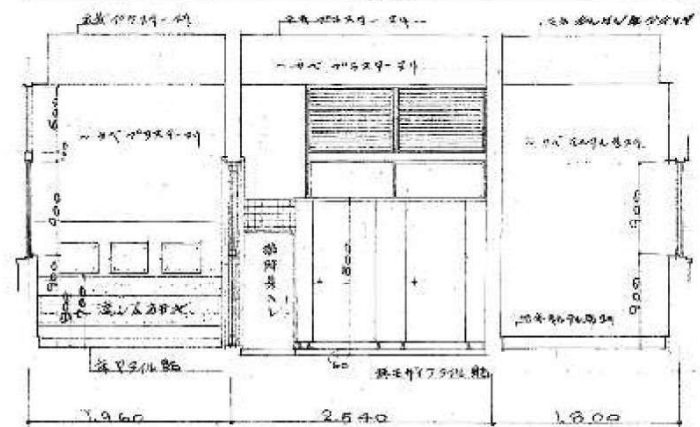


E-E 展開図 S=1/50

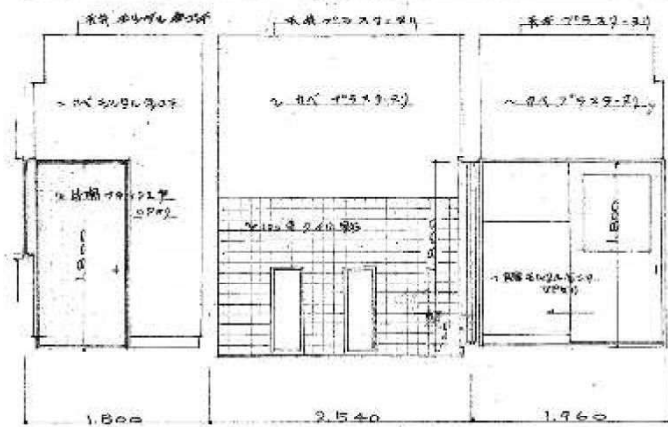


F-F 展開図 S=1/50

1	符号	W.D. 1
2	型式名称	片開き 1400mm
3	材料仕上	樹脂板 OP21
4	数量	1
5	寸見込	36mm
6	金物 雜用	100mm 鋼
7	開閉用	
8	附属	100mm 鋼
9	硝子	
10	摘要	

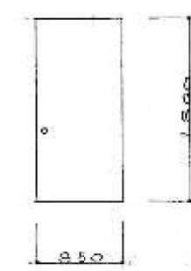


1	符号	W.D. 2
2	型式名称	スラッシュ 片開き
3	材料仕上	樹脂板 OP21
4	数量	1
5	寸見込	40mm
6	金物 雜用	100mm 鋼
7	開閉用	
8	附属	100mm 鋼
9	硝子	
10	摘要	

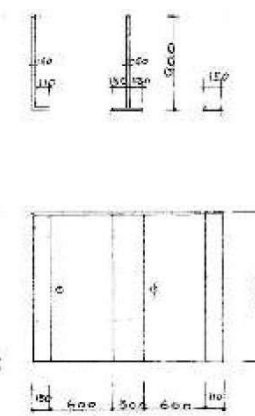



1	符号	W.D. 3
2	型式名称	片開き 1400mm
3	材料仕上	樹脂板 OP21
4	数量	1
5	寸見込	36mm
6	金物 雜用	100mm 鋼
7	開閉用	
8	附属	100mm 鋼
9	硝子	
10	摘要	



1	符号	W.D. 4
2	型式名称	スラッシュ 片開き
3	材料仕上	樹脂板 OP21
4	数量	2
5	寸見込	36mm
6	金物 雜用	100mm 鋼
7	開閉用	
8	附属	100mm 鋼
9	硝子	
10	摘要	


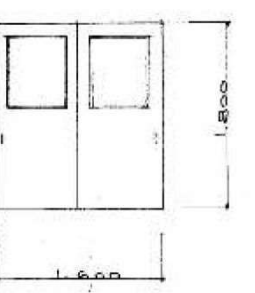


1	符号	W.D. 5
2	型式名称	片開き 1400mm
3	材料仕上	樹脂板 OP21
4	数量	1
5	寸見込	36mm
6	金物 雜用	100mm 鋼
7	開閉用	
8	附属	100mm 鋼
9	硝子	
10	摘要	

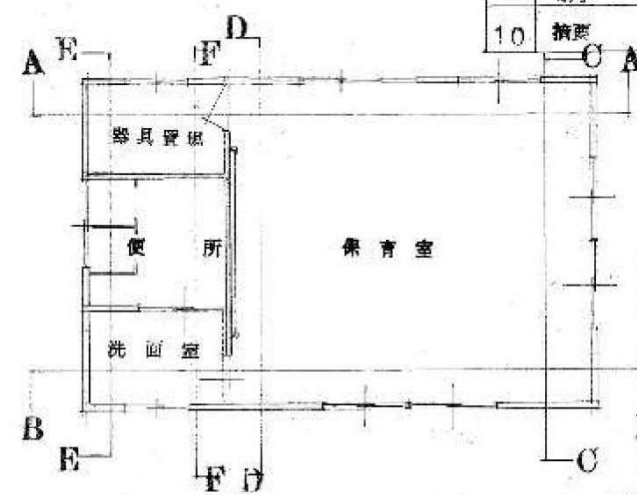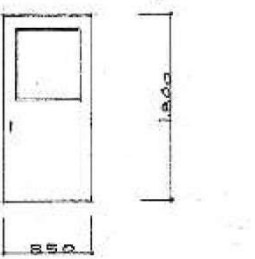





工事名		富山市立東部幼稚園 保育室 改修工事		年月	46.10
図面名	展開図	縮尺	1/50	器具係	係長
図面番号	6/11	富山市土木部建築課			

符号図 S=1/50


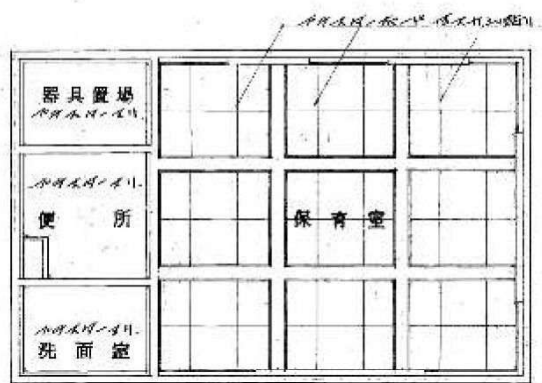
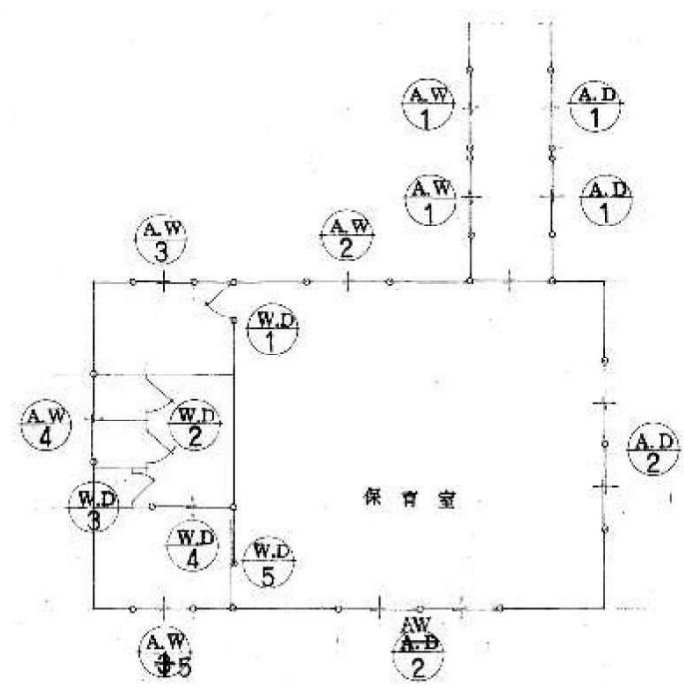


天井伏図 S=1/50

1	符号	A.W. 1
2	型式名称	1 灯 筒型照明器具
3	材料仕上	アルミ
4	数量	2 箇所
5	寸見込	100 mm
6	金物 難用	ナット
7	開閉用	
8	附属	吊钩 インサート 水廻り 01 mm
9	硝子	100 mm 透明
10	摘要	
1	符号	A.W. 3
2	型式名称	3 灯 筒型照明器具
3	材料仕上	アルミ
4	数量	1 箇所
5	寸見込	100 mm
6	金物 難用	ナット
7	開閉用	
8	附属	吊钩 インサート 水廻り 01 mm
9	硝子	100 mm 透明
10	摘要	
1	符号	A.W. 5
2	型式名称	5 灯 筒型照明器具
3	材料仕上	アルミ
4	数量	1 箇所
5	寸見込	100 mm
6	金物 難用	ナット
7	開閉用	
8	附属	吊钩 インサート 水廻り 01 mm
9	硝子	100 mm 透明
10	摘要	
1	符号	A.D. 2
2	型式名称	2 灯 筒型照明器具
3	材料仕上	アルミ
4	数量	2 箇所
5	寸見込	100 mm
6	金物 難用	ナット
7	開閉用	
8	附属	吊钩 インサート 水廻り 01 mm
9	硝子	100 mm 透明
10	摘要	

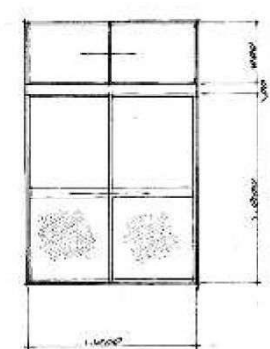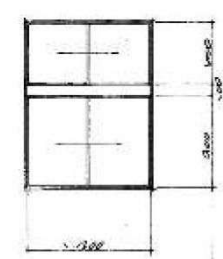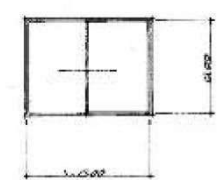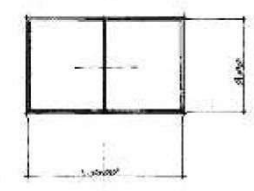

1	符号	A.W. 2
2	型式名称	2 灯 筒型照明器具
3	材料仕上	アルミ
4	数量	5 箇所
5	寸見込	100 mm
6	金物 難用	ナット
7	開閉用	
8	附属	吊钩 インサート 水廻り 01 mm
9	硝子	100 mm 透明
10	摘要	
1	符号	A.W. 4
2	型式名称	4 灯 筒型照明器具
3	材料仕上	アルミ
4	数量	1 箇所
5	寸見込	100 mm
6	金物 難用	ナット
7	開閉用	
8	附属	吊钩 インサート 水廻り 01 mm
9	硝子	100 mm 透明
10	摘要	
1	符号	A.D. 1
2	型式名称	1 灯 筒型照明器具
3	材料仕上	アルミ
4	数量	2 箇所
5	寸見込	100 mm
6	金物 難用	ナット
7	開閉用	
8	附属	吊钩 インサート 水廻り 01 mm
9	硝子	100 mm 透明
10	摘要	

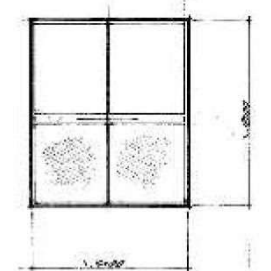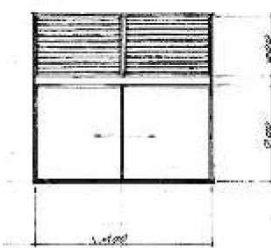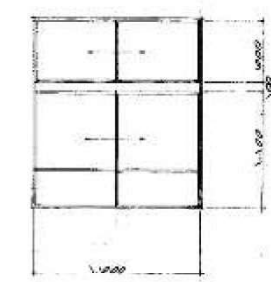


工事名		富山市立東山幼稚園 保育室 改修工事		工事設計図		年月	46.10
図面名	器具リスト	縮尺	S=1/50	調長	保長	調長	保長
	天井伏図						
図面番号	1/1	富山市土木部建築課					

紙力等

壁厚ハ全ク 100


配筋 18. 3. 5. 米 0.8-100^Φ タンナル部断トスル

基礎断 柱断 18. 3. 5. 米 0.8-100^Φ タンナル部断トスル

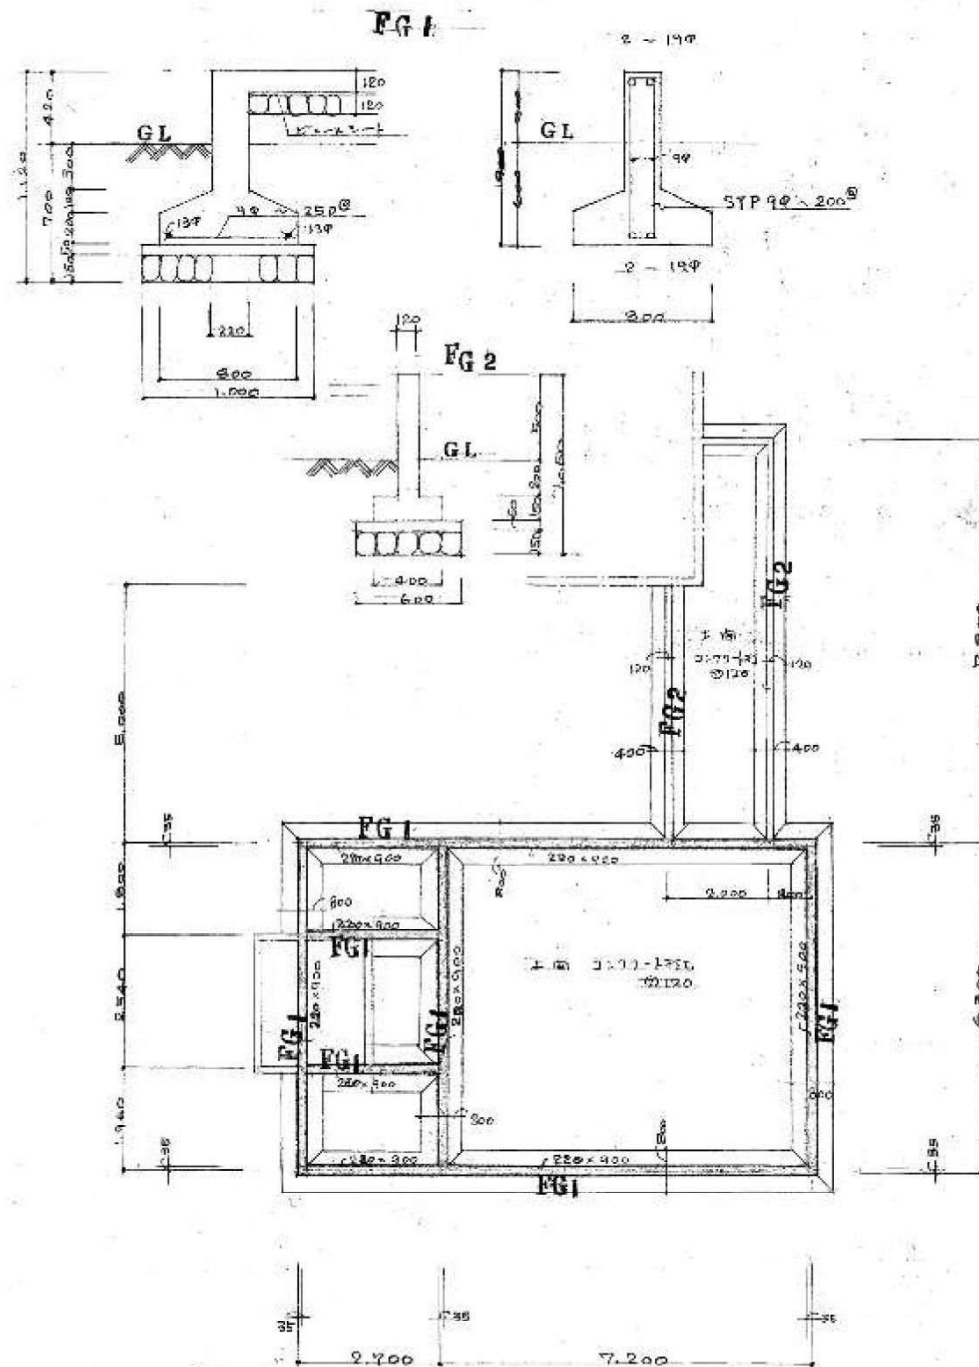


基礎伏図 S=1/100


	G ₁	B ₂
数量	2 - 16Φ	3 - 19Φ 2 - 19Φ
断面		
数量	2 - 16Φ	2 - 19Φ 4 - 19Φ
	4Φ - 200 ^Φ	9Φ - 200 ^Φ

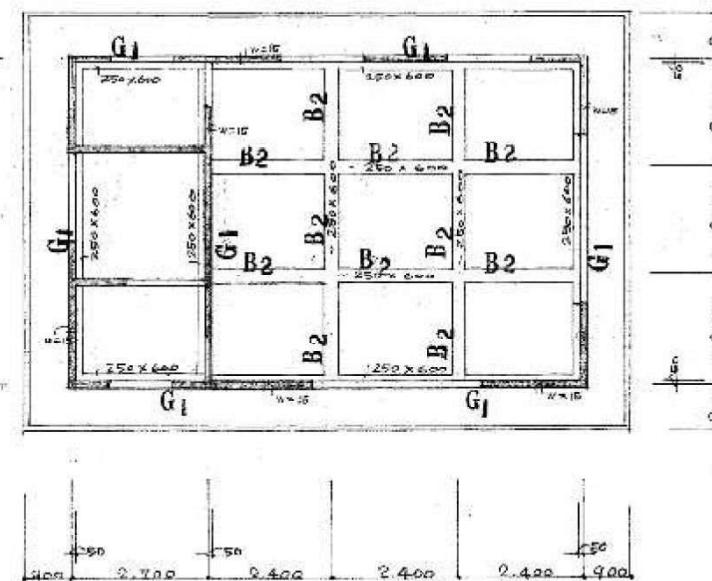


梁伏図 S=1/100

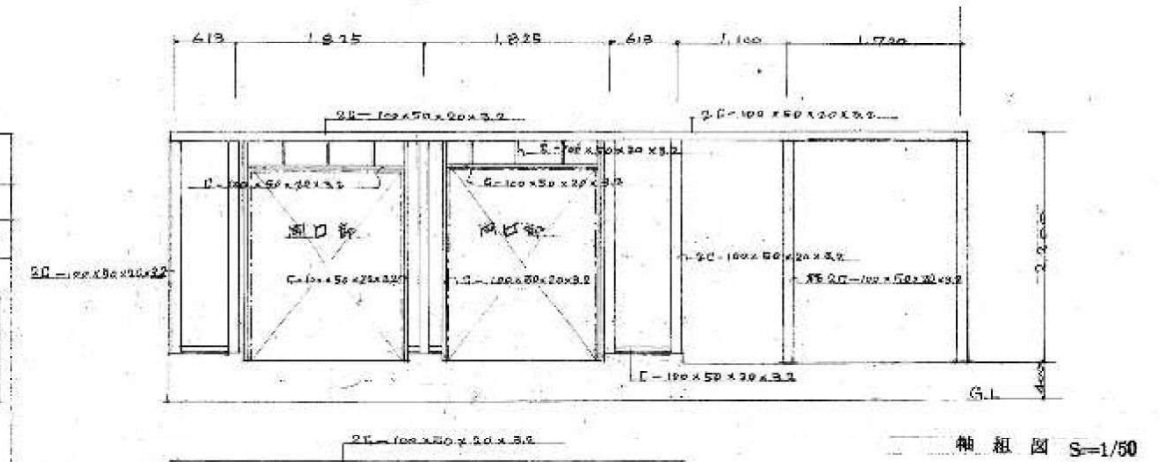

軸組図 S=1/50

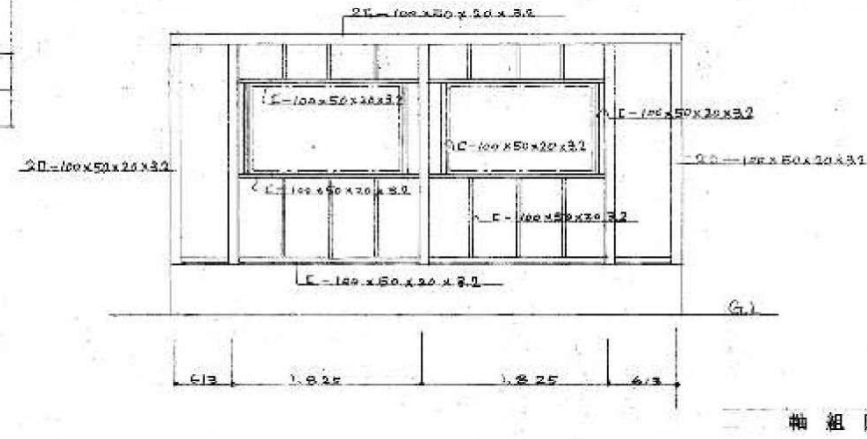


軸組図 S=1/50

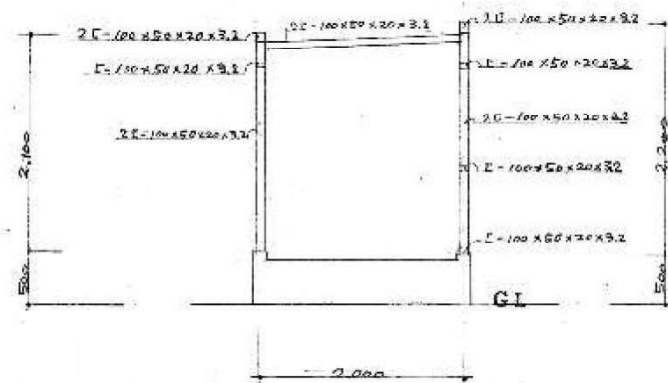


軸組図 S=1/50

工事名	富山市立南幼稚園 保育室増築工事設計図		年月	46.10
図面名	基礎伏図 梁伏図 軸組図	縮尺 S=1/100 S=1/50	備考	
図面番	0/12	富山市土木部建築課		

スラブ配筋図 S=1/30

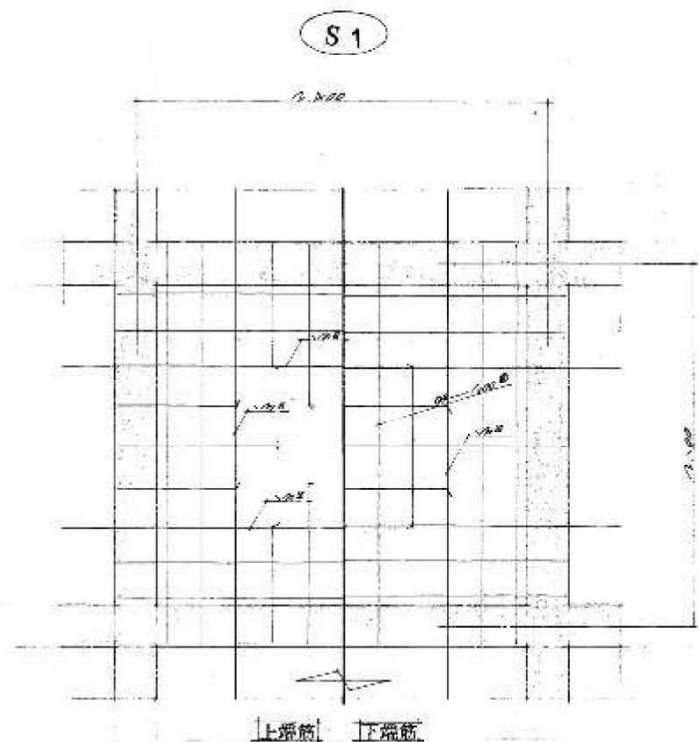


S2

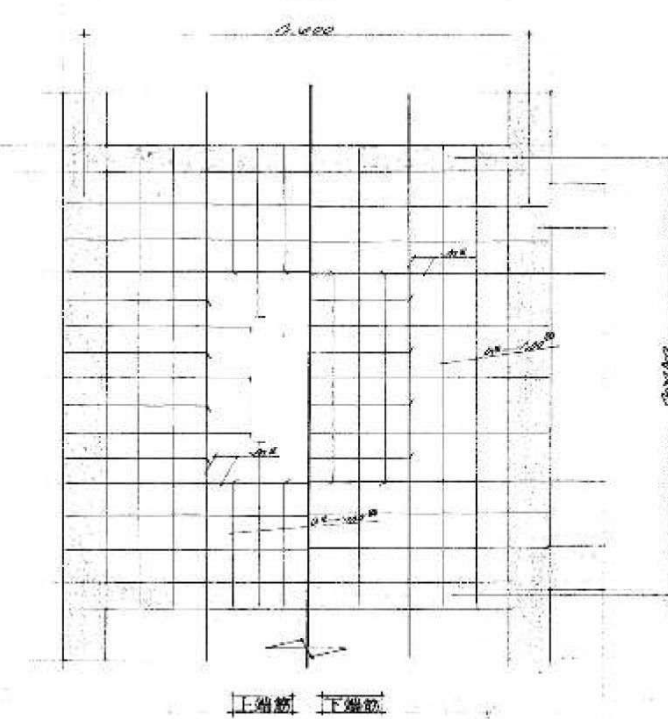


スラブ 符号図

S1	S1	S1	S1
S2	S1	S1	S1
S1	S1	S1	S1

断面配筋図 S=1/40

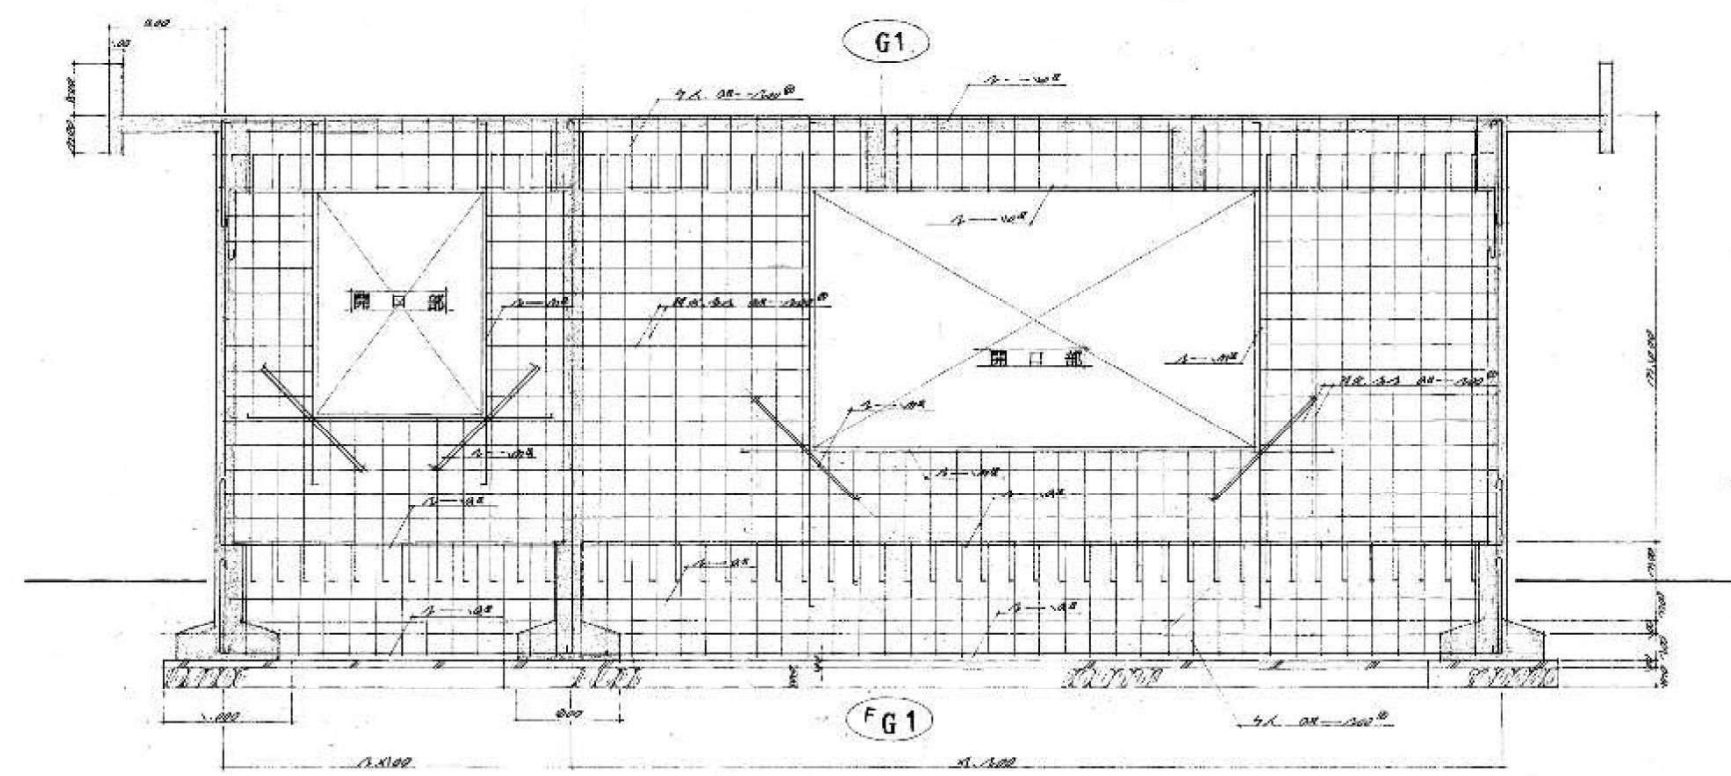


工事名		富山市立東小児童館 児童館増築		工事設計図		年月	46.10
図面名	断面配筋図	縮尺	S=1/30	線長	●	保長	●
	スラブ配筋図	R	S=1/40	保長	●	保長	●
出図	富山市土木部 建築課						

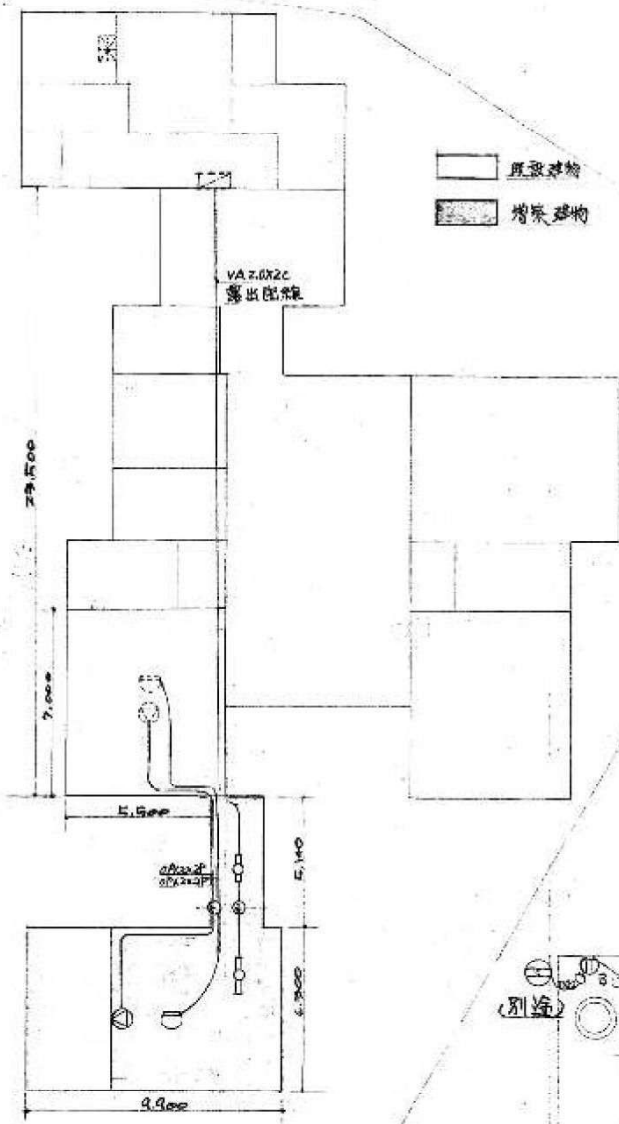

面比 1/200

(注) 名記黒キ面比配線下記の通りとする。

- 1.6x2 (19)
- 1.6x3 (19)
- 2.0x2 (19)
- 1.2x4 (19)

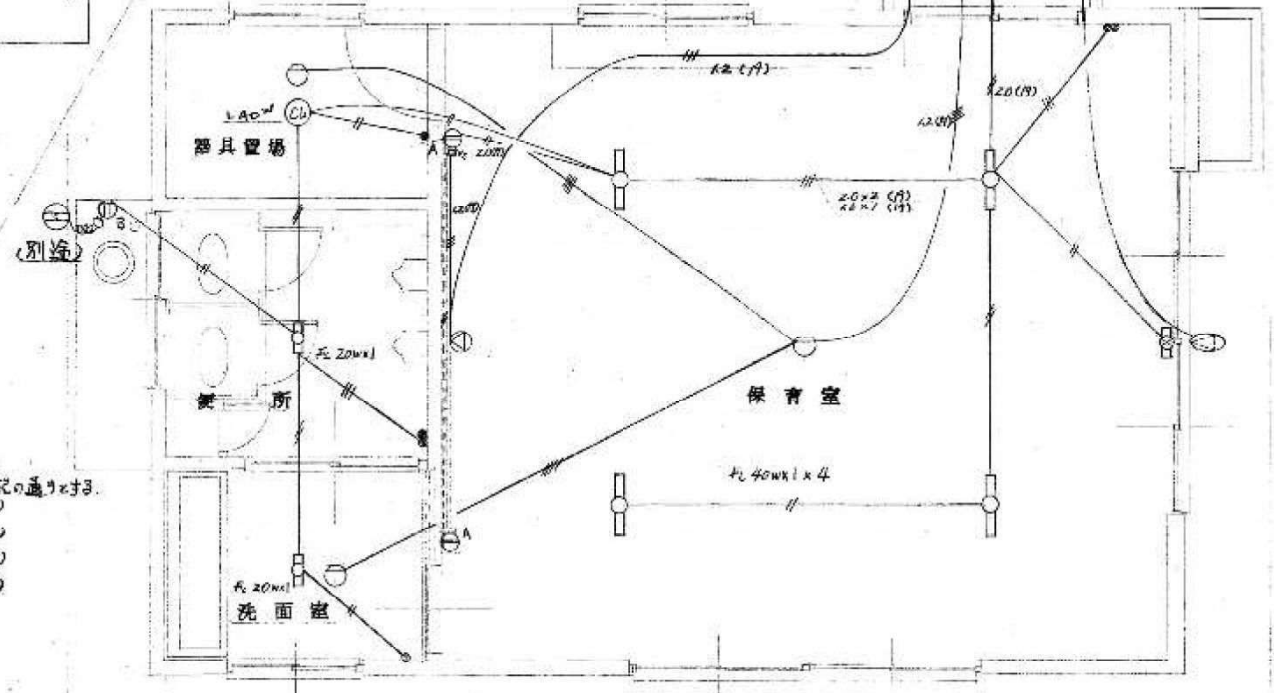


電灯コンセント 振動装置 火報知機配線図 1/50

記号	凡例	名称	備考
○	FL 40Wx1	逆富士型	
□	FL 20Wx1	〃	
⊗	FL 10Wx1	誘導灯	
⊙	L 40Wx1	シーリングライト	
⊕	A埋込コンセント 2P 15A	B引掛型	
⊖	埋込トランススイッチ 1.2連		
⊗	換気扇	(別注)	
⊙	壁掛型スピーカー	16cm	
⊗	トランペットスピーカー	(既設)	
○	ボリウムスイッチ		
⊕	ジョイントBOX		
○	差動式スポット型感知器	2連	
---	天井いんべい配線		
---	床いんべい配線		
⊗	火報受信機	(バッテリー内蔵型改造)	
⊕	分電盤	(既設)	

- ・電灯電源は既設電灯盤より VA 2.0x2Cにて 渡り廊下ジョイントBOXまで露出配線とする。
- ・スピーカー、火災報知機は図示の如く 既設より分岐し配線する。
- ・外部トランペットスピーカーは増築部分に移設する。
- ・火災報知機の受信機を改造し バッテリー内蔵型にする。
- ・詳細は現場にて係員の指示によること。

工事名	呉羽幼稚園増築電気設備工事設計図	年月	46.10
図面名	電灯コンセント配線図 スピーカー配線図 火災報知機配線図	縮尺	1/50
図面番号	10/11	製図係	●
		検図係	●
		監理係	●
		設計係	●
		建築課	


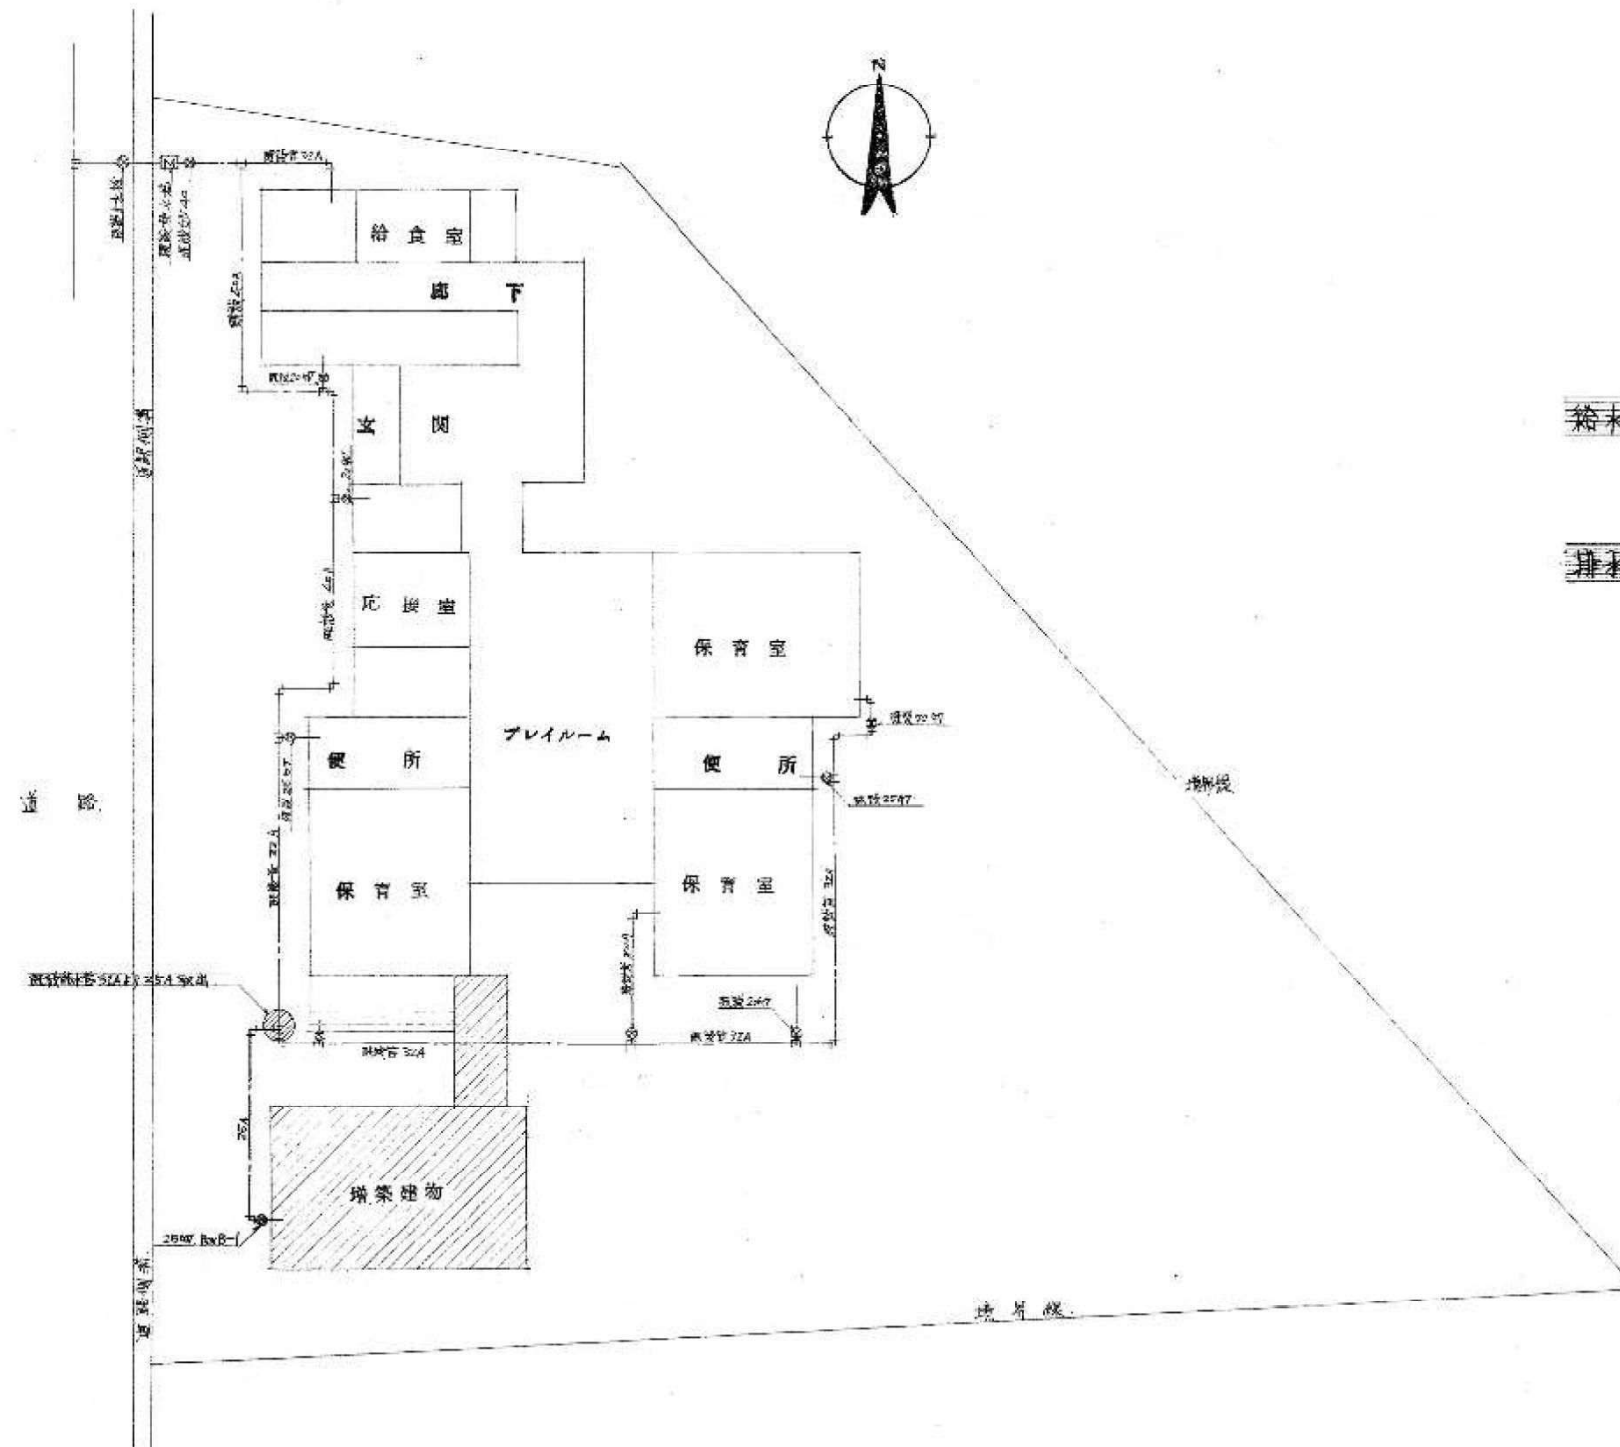


特記仕様

- 給水設備** 給水工事は既設給水管 32A 引 25A にて分岐し各器具に直接給水す。
給水材料は市水道課指定品を使用する事。
- 排水設備** 雑排水は最寄の側溝へ放流す。
全所桟(建築工事)より道路排水路までの施工は建築工事とする。

屋外配管図 SCALE=1/200

工事名	富山県立幼稚園増築工事設計図			年月	16/10
図面名	特記仕様	縮尺	1/200	調製	●
	屋外配管図			備考	●
図面番号	1/2	富山市土木部建築課			

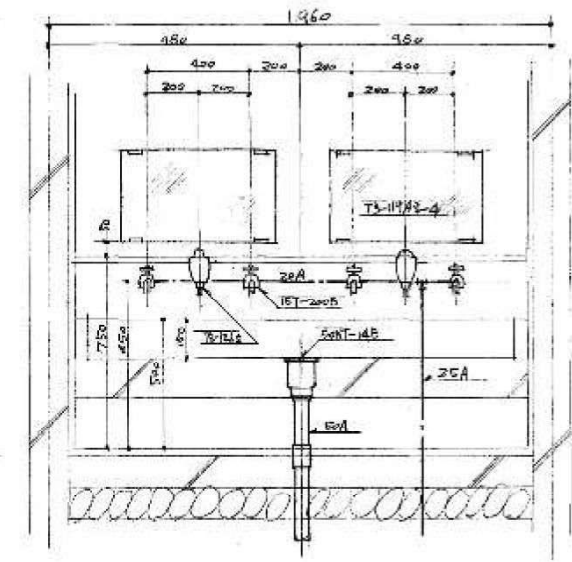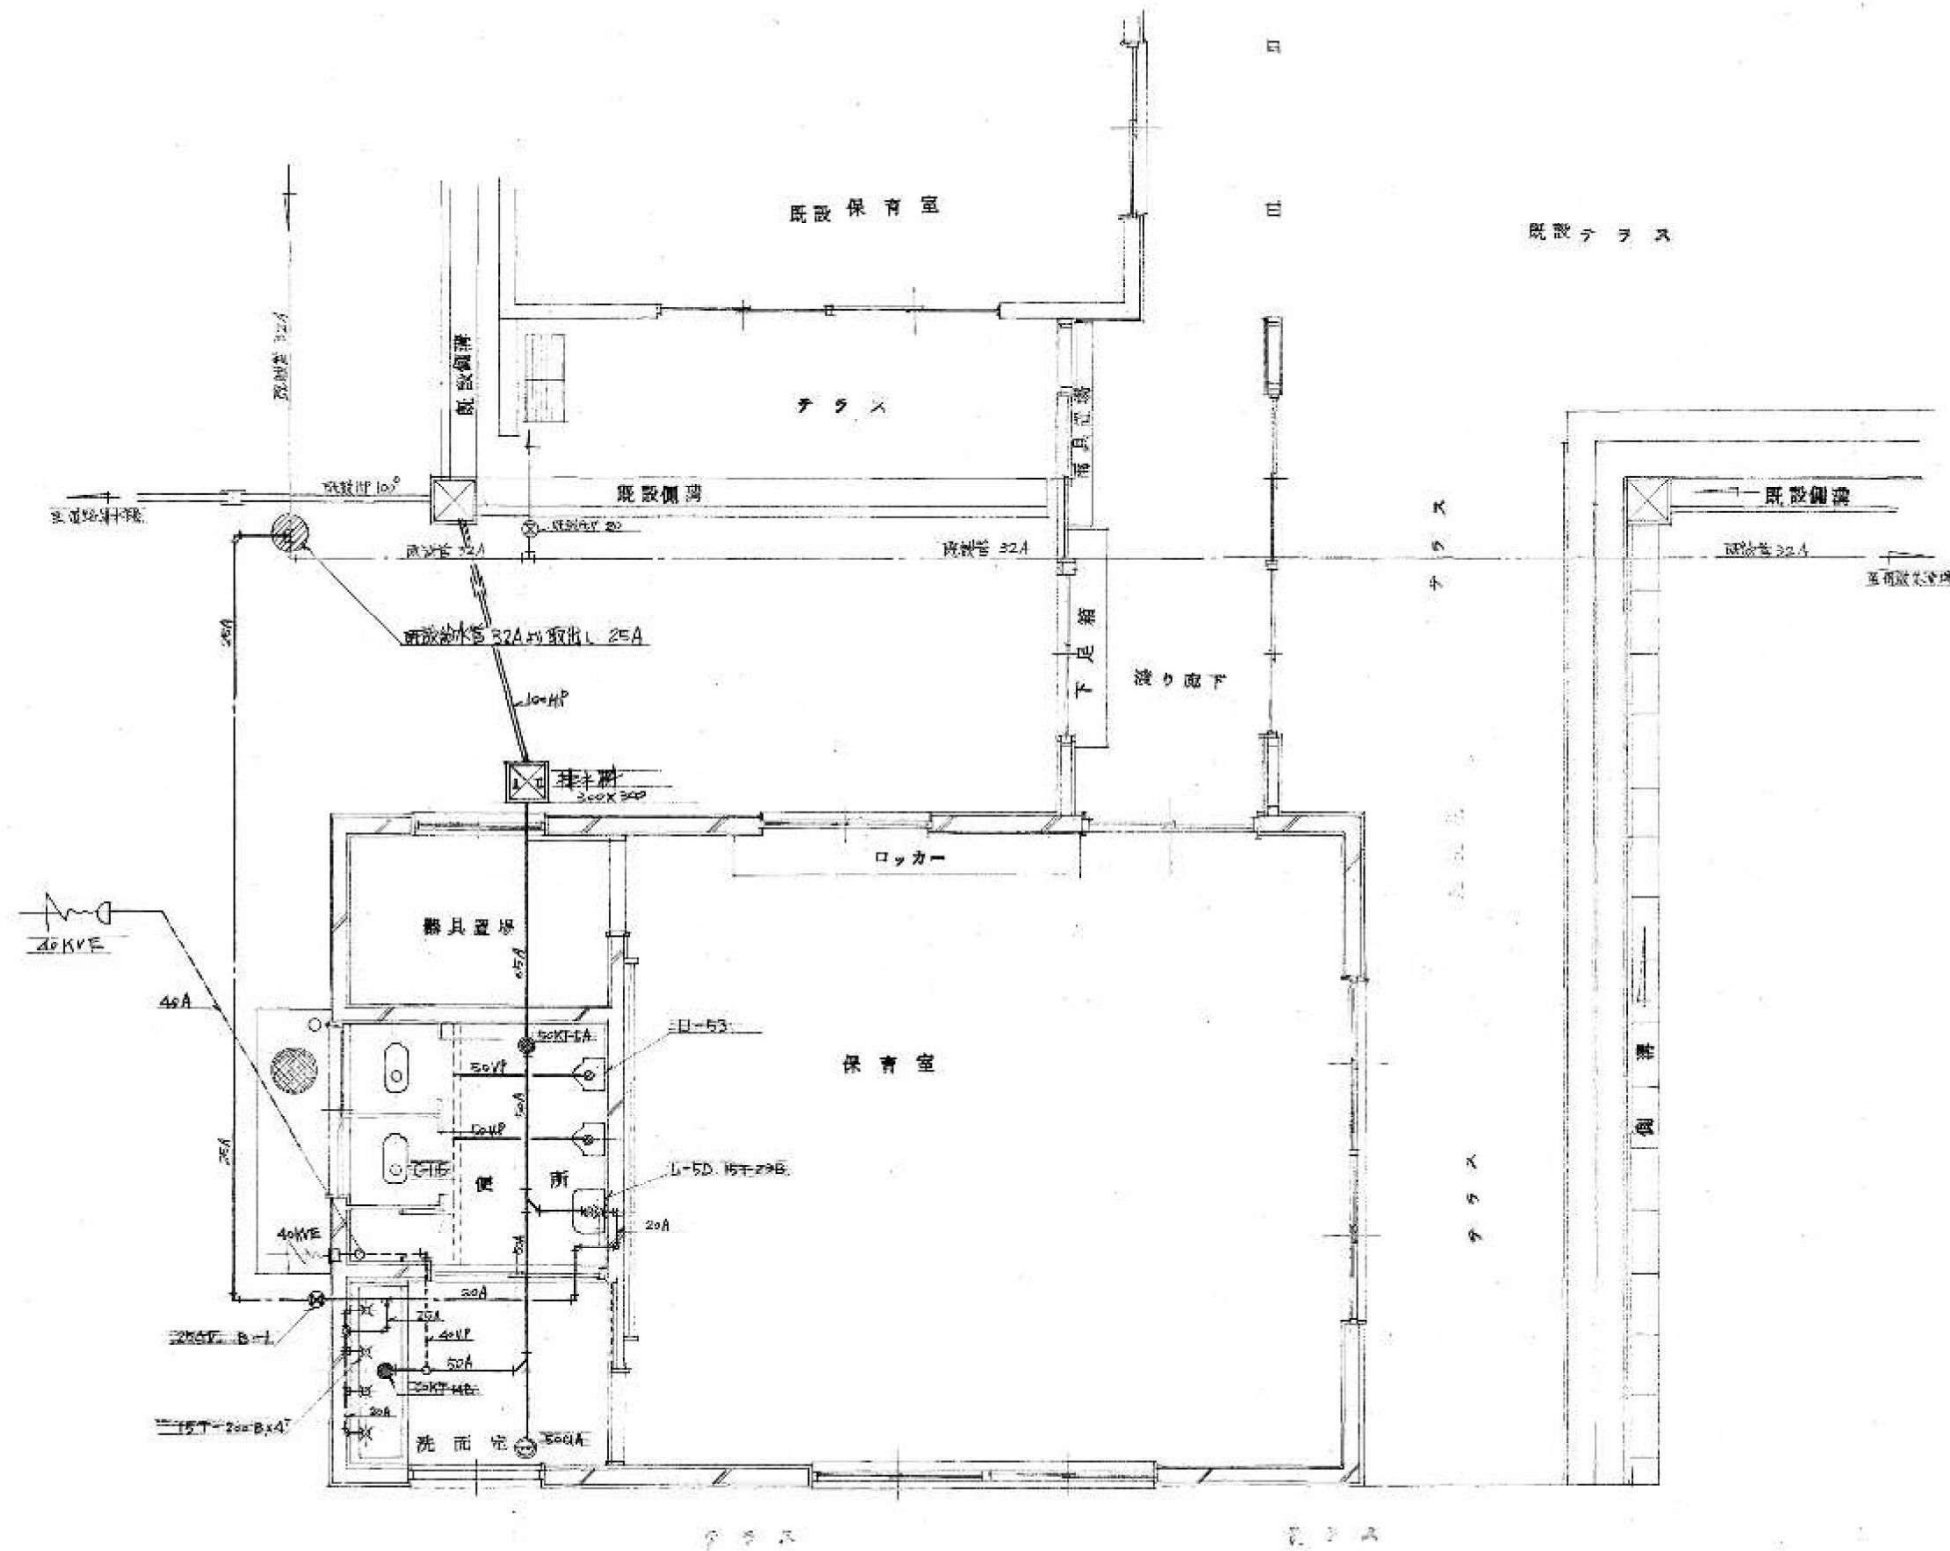

洗面所・トイレ・シャワー

器具明細

便	大	便器	C-115	2	
小	便器	U-53	2		
手	洗	箱	L-5D	1	
胴	長	水栓	15T-23B	1	
排	水	金具	50KT-5A	1	
洗	面	水栓	15T-200B	4	
水	石	ケ	入	TS-126S	2
化	粧	鏡	TS-119AS-4	2	
排	水	金具	50KT-14B	1	

配管平面図 SCALE=1/50

工事名		富山市立幼稚園増築工事設計図		年月	46/10
図面名	配管平面図	編	1/50	備考	
	詳細図	R	1/20 1/30	備考	
図面	1/2	富山市土木部建築課			